

安芸市全図

[illegible][illegible]

高田県庁支所

1:92,000

承認番号 平2 四根 第263号この地図は建設省国土地理院長の承認を得て同院発行の5万分の1地形図を複製したものである。

愛媛県重宝和郡平和町大字部之町2丁目 印(0034)③-0592酒乙通印明社

指令室

車両運用
表示盤
(65インチ)

支援情報
表示盤
(65インチ)

多目的情報
表示盤
(65インチ)

指令台

※ 指令台には下記を含む
自動出動ディスプレイ
地図等検索装置・ディスプレイ×2
支援情報表示装置・ディスプレイ

無線統制台

FAX119受付装置

システム監視装置

カラープリンタ

プリンタ

スキャナ

支援情報クライアント

支援情報プリンタ

支援情報スキャナ

映像制御装置

自動出動指定装置

指令情報送信装置

統合型位置情報システム

Eメール指令装置

長時間録音装置

防災連携装置

支援情報サーバ

支援情報NAS

気象情報収集装置

屋上

GPS受信部

GPS時計装置

メンテナンスPC

データロガー

風向風速発信器

気圧発信器

雨量発信器

温度発信器

湿度発信器

空中線共用器

基地局無線装置

L3スイッチ

無線回線制御装置

救急車3台・タンク車1台・ポンプ車1台

無線機

GPSアンテナ

車両運用
端末装置

バッテリー

ACC

車外設定端末装置

車両運用端末装置 Ⅲ型 5台

消防署

署所端末装置

アンプ

スピーカ

指令情報出力装置

指令情報出力プリンタ

無停電電源装置

※本体流用、バッテリー交換

機器室

1φ100/200V
(発電機回路)

避雷器

交流分電盤

直流分電盤

無停電電源装置

直流電源装置

※本体流用、バッテリー交換

※ 直流電源装置、無停電電源装置の容量等は、設計想定値であり、
自社の機器に必要な容量等を確保すること。

指令系
スイッチ

※ 携帯電話・無線
IP電話装置を
転送装置を含む

指令制御装置(※)

非常用指令設備

119番受付回線(光)

119番受付回線(INS)

119番受付回線(アナログ)

携帯119番受付転送回線

指令回線

局線

無線回線

専用回線

音声合成装置

災害情報等自動案内装置

通信業者(A面)

通信業者(B面)

キャリアネットワーク

自営通信回線

119番受付回線(光)

119番受付回線(INS)

119番受付回線(アナログ)

携帯119番受付転送回線

専用回線

加入回線

M
D
F

凡 例


既設設備

更新設備

撤去設備

別途設備

工事名			
図面名	システム構成図		
作成年月日			
縮尺	NONSCALE	図面番号	01
会社名			
事業者名	安芸市		

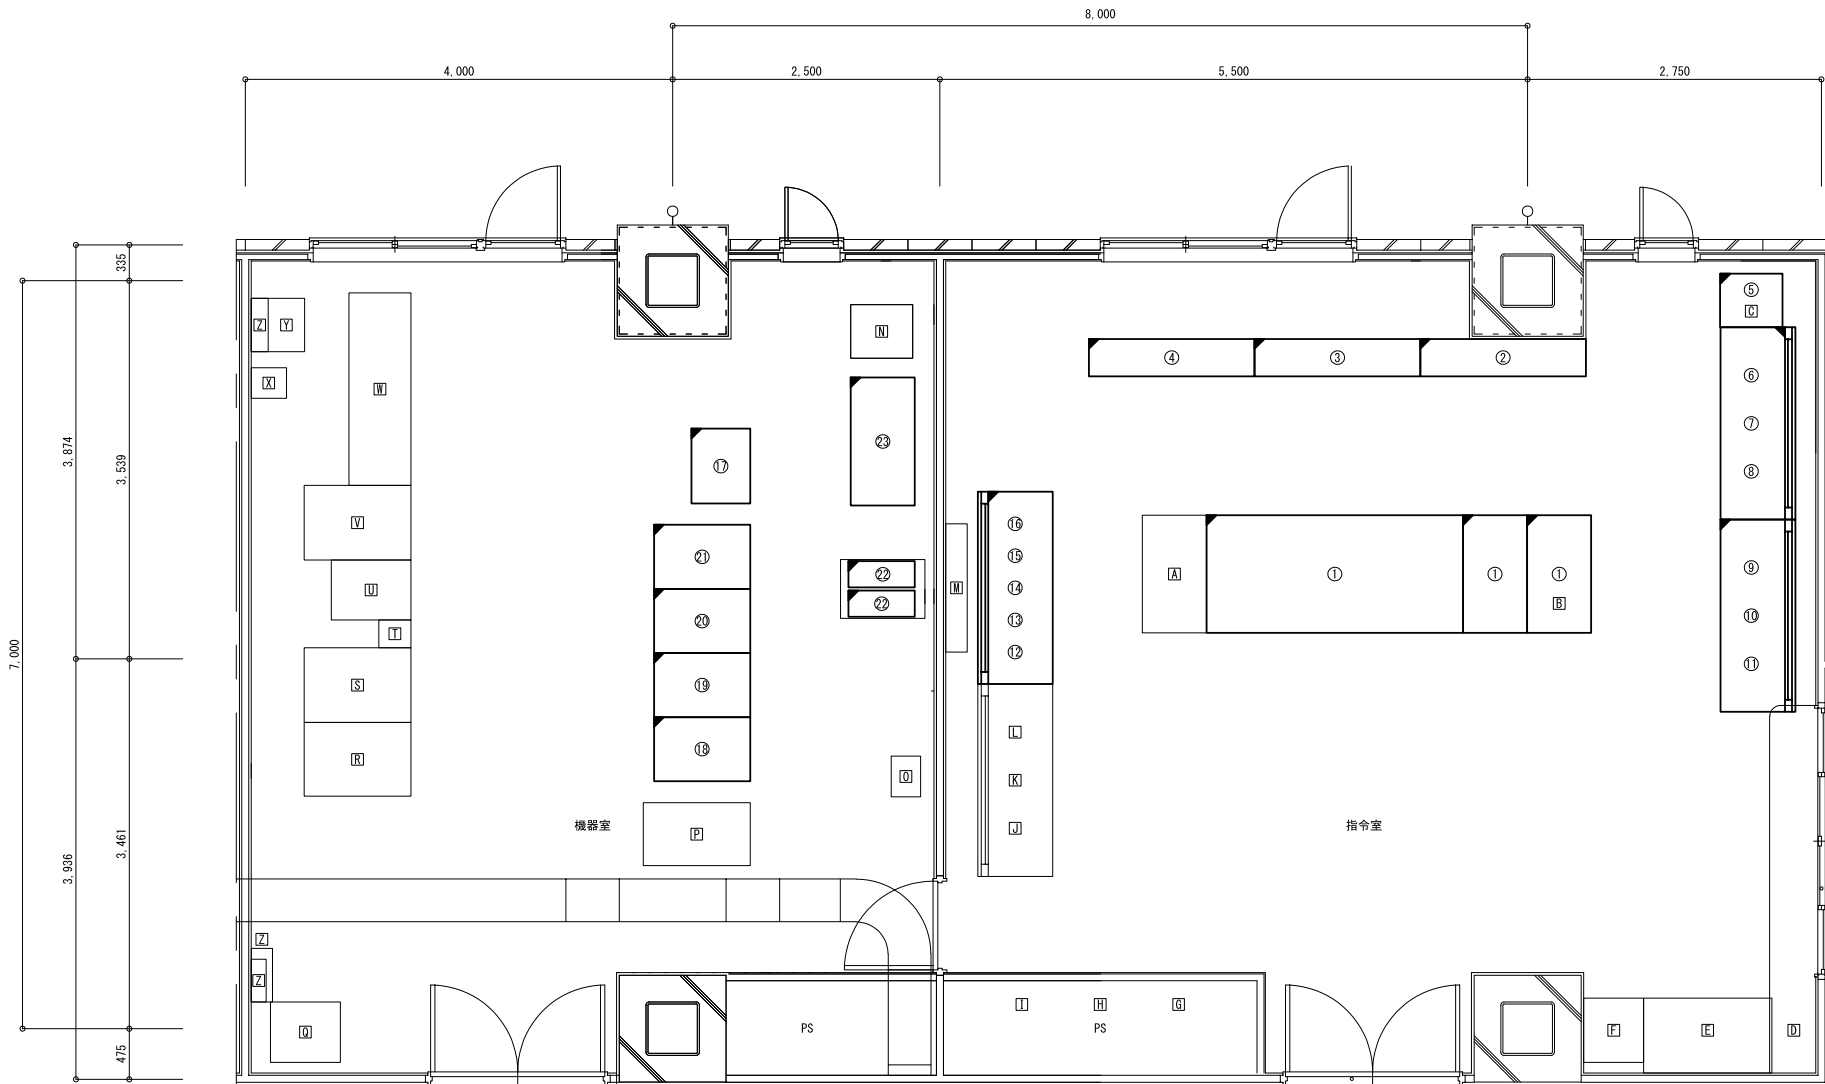

機器室設備（指令システム）		
No	設備名称	備考
①	指令制御装置・非常用指令設備	
②	システムラック1	
③	システムラック2	
④	システムラック3	
⑤	システムラック4	
⑥	無停電電源装置	
⑦	直流電源装置	バッテリーのみ交換
⑧		
⑨		
⑩		
⑪		
⑫		
⑬		
⑭		
⑮		
⑯		
⑰		
⑱		
⑲		
⑳		
㉑		
㉒		
㉓		
㉔		
㉕		
㉖		
㉗		
㉘		
㉙		
㉚		
㉛		
㉜		
㉝		
㉞		
㉟		
㊱		
㊲		
㊳		
㊴		
㊵		
㊶		
㊷		
㊸		
㊹		
㊺		
㊻		
㊼		
㊽		
㊾		
㊿		
更新機器	撤去機器	

機器室設備（別設備）		
No	設備名称	備考
㊿	耐雷トランス	10kVA
㊿	IP-PBX	
㊿	CCTV制御装置	
㊿	システムラック	※1
㊿	システムラック1	※2
㊿	システムラック2	※2
㊿	システムラック3	※2
㊿	システムラック4	※2
㊿	直流電源装置	※2
㊿	屋外拡声子局装置	※2
㊿	耐雷トランス	※2
㊿	分電盤	


※1 県防災行政無線設備
※2 安芸市防災行政無線設備

指令室設備（指令システム）		
No	設備名称	備考
①	指令台・拡張台	
②	地図等検索装置	
③	自動出動指定装置	
④	支援情報表示装置	
⑤	車両運用中表示器	自立筐体流用改修含
⑥	多目的情報表示器	自立筐体流用改修含
⑦	支援情報表示器	自立筐体流用改修含
⑧	支援情報システム端末	
⑨	カラープリンタ	
⑩	プリンタ	
⑪	スキャナ	
⑫	データ修正装置	
⑬	システム監視装置	
⑭	指令情報送信装置	
⑮	防災音声合成装置	
⑯	音声合成装置	
⑰	長時間録音装置	
⑱	災害情報等自動案内装置	
⑲	119FAX	

指令室設備（別設備）		
No	設備名称	備考
㊿	無線統制台	
㊿	遠隔制御装置	※2
㊿	デジタル無線管理監視装置	
㊿	高知県防災行政無線受話器	
㊿	高知県総合防災情報システム端末	
㊿	監視カメラシステム	
㊿	火災報知複合機	
㊿	端子箱	PAアンプ含む
㊿	電灯動力盤（ML-2）	
㊿	遠隔制御装置	※3
㊿	可搬型固定移動局無線装置	
㊿	卓上型固定移動局無線装置	
㊿	監視カメラディスプレイ	


※2 安芸市防災行政無線設備
※3 芸西村防災行政無線

工事名	
図面名	指令室・機器室 機器配置図
作成年月日	2025年3月14日
縮尺	1/50
図面番号	02
会社名	
事業者名	安芸市

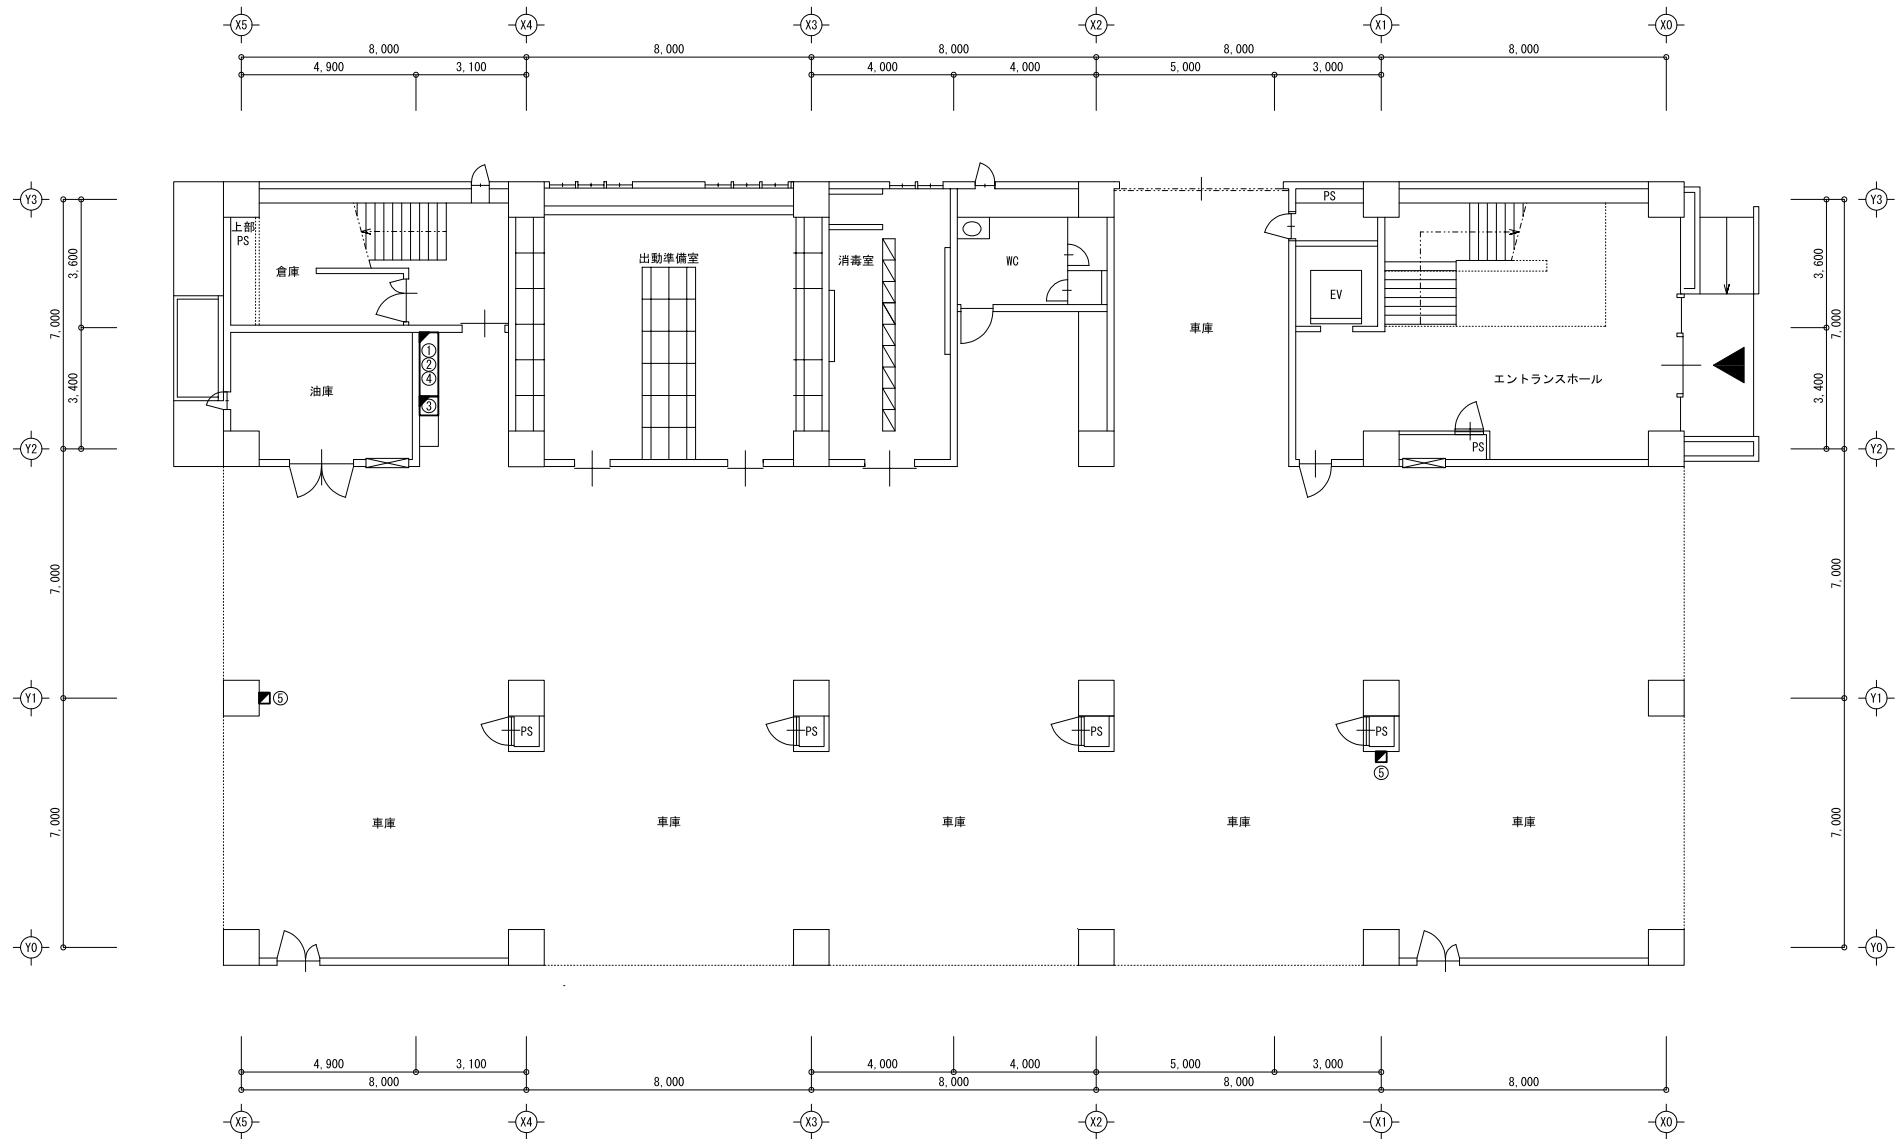


消防署他設備（指令システム）		
No	設備名称	備考
①	署所端末装置	
②	指令情報出力装置	
③	指令情報出力プリンタ	
④	無停電源装置	バッテリーのみ交換
⑤	無線LAN装置	
■ 更新機器		

工事名			
図面名	安芸市消防本部 1階平面図		
作成年月日			
縮尺	1/150	図面番号	03
会社名			
事業者名	安芸市		

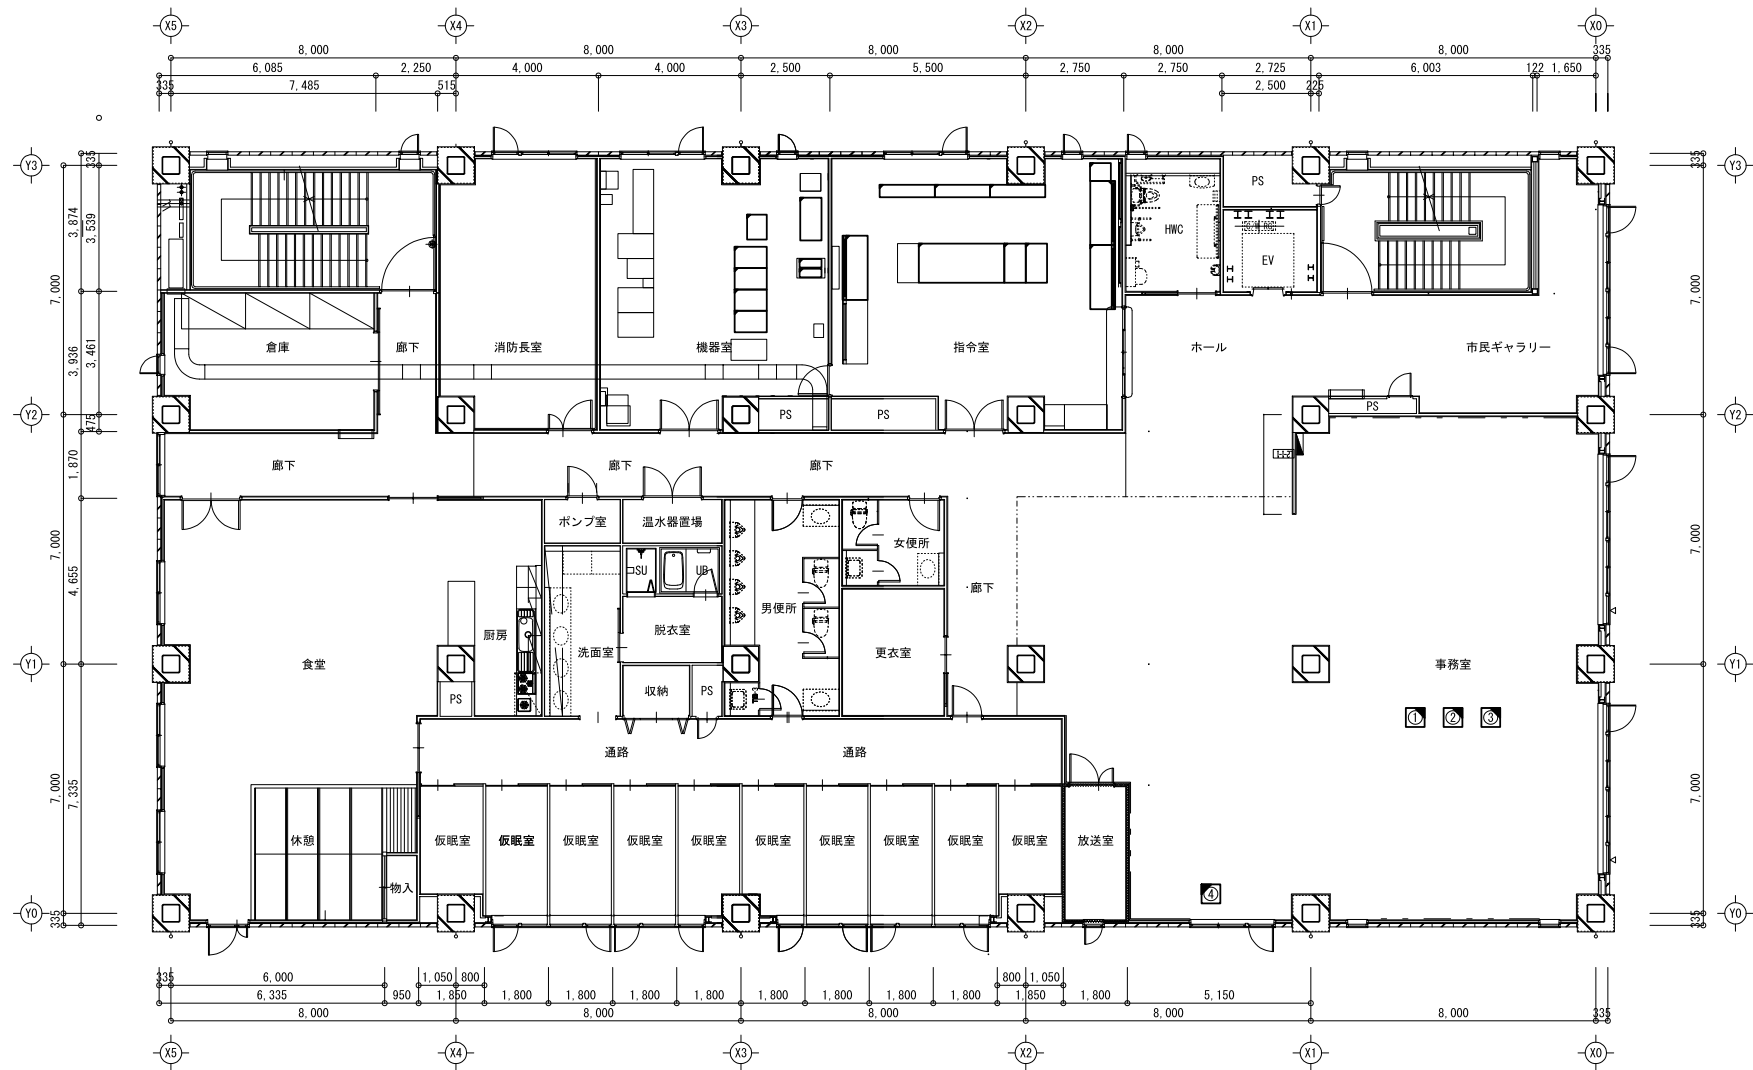

事務室設備（指令システム）		
No	設備名称	備考
①	支援情報クライアント	
②	支援情報プリンタ	
③	支援情報スキャナ	
④	情報共有オペレーション	
■ 新設機器 □ 撤去機器		

工事名			
図面名	安芸市消防本部 2階平面図		
作成年月日			
縮尺	1/150	図面番号	04
会社名			
事業者名	安芸市		

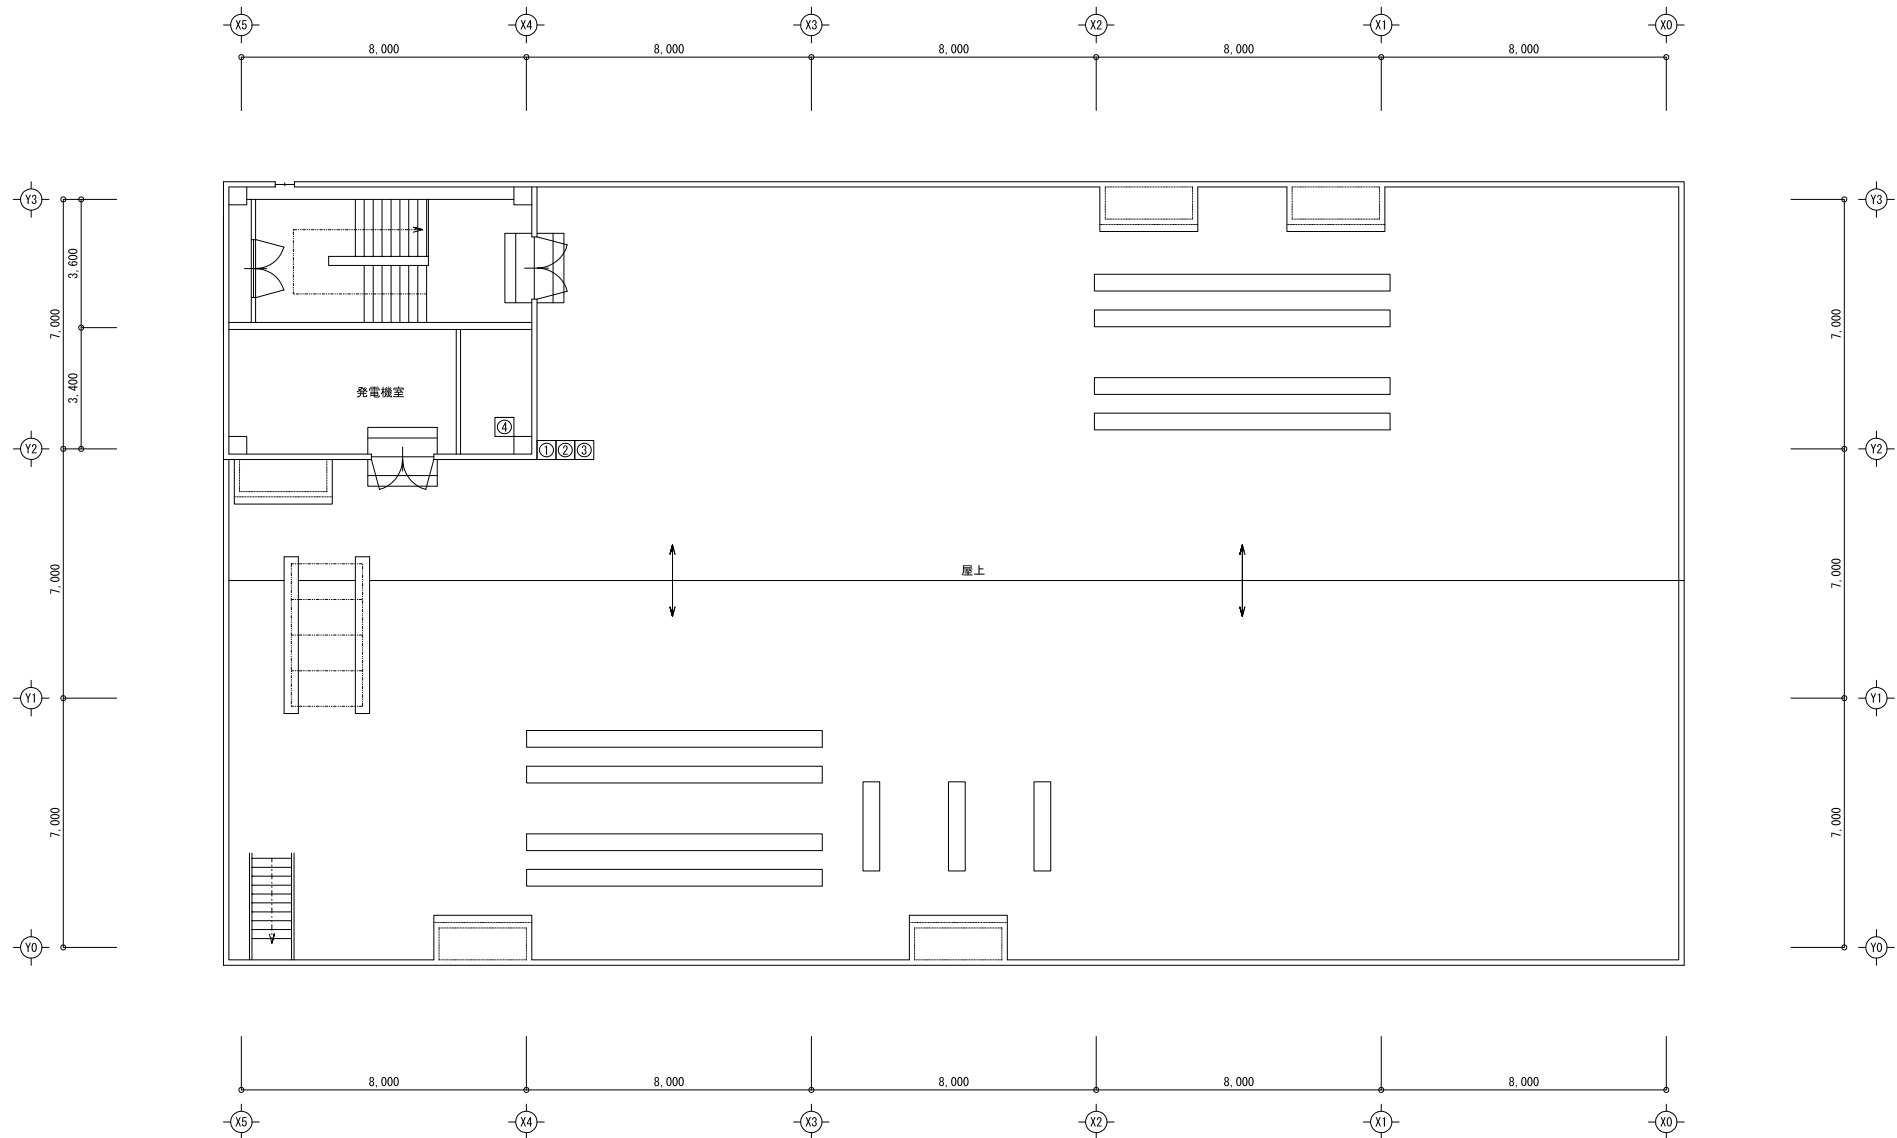

屋上設備（指令システム）

No	設 備 名 称	備 考
①	風向風速計	鋼管柱に共架
②	気温計	鋼管柱に共架
③	湿度計	鋼管柱に共架
④	雨量計	塔屋上部に設置

※ 上記の気象観測設備は既設流用

工事名			
図面名	安芸市消防本部 屋上平面図		
作成年月日			
縮尺	1/150	図面番号	05
会社名			
事業者名	安芸市		

