

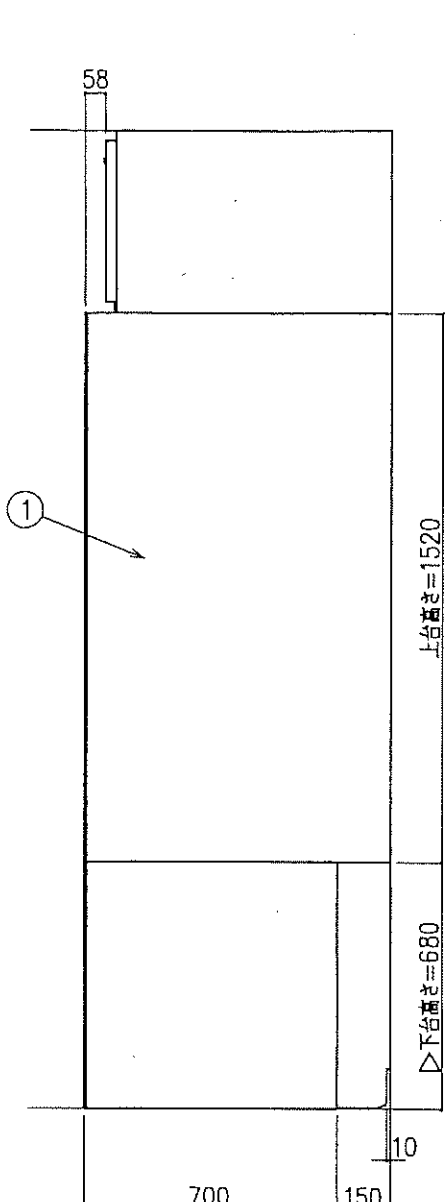
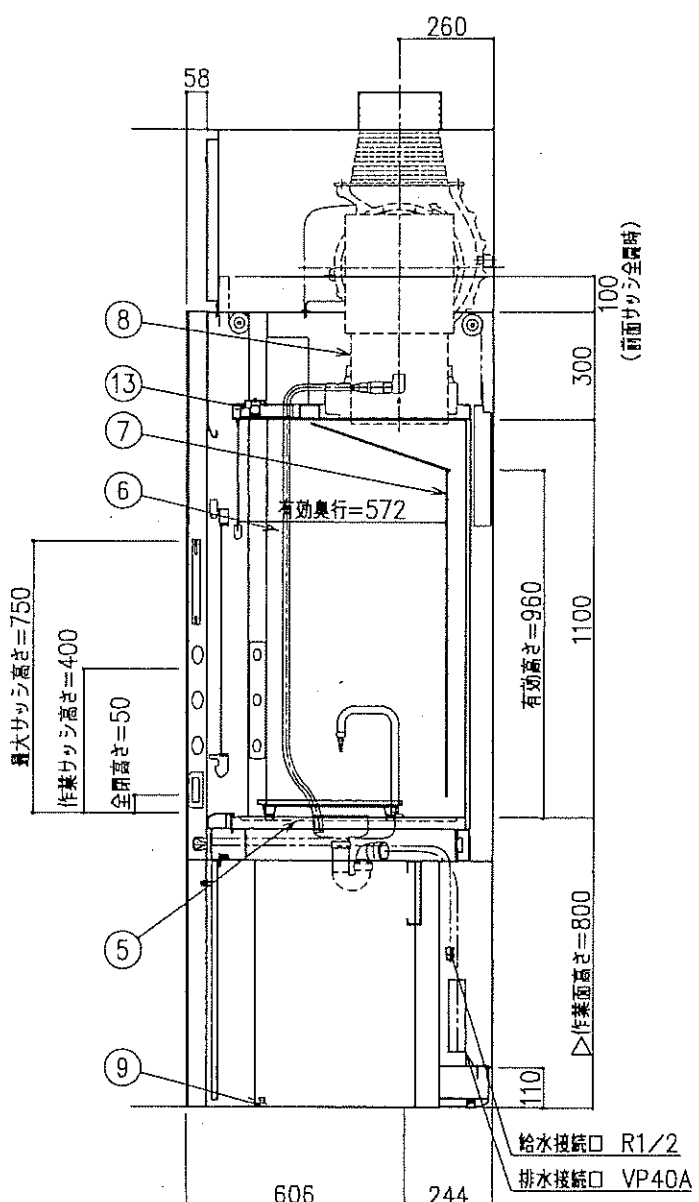
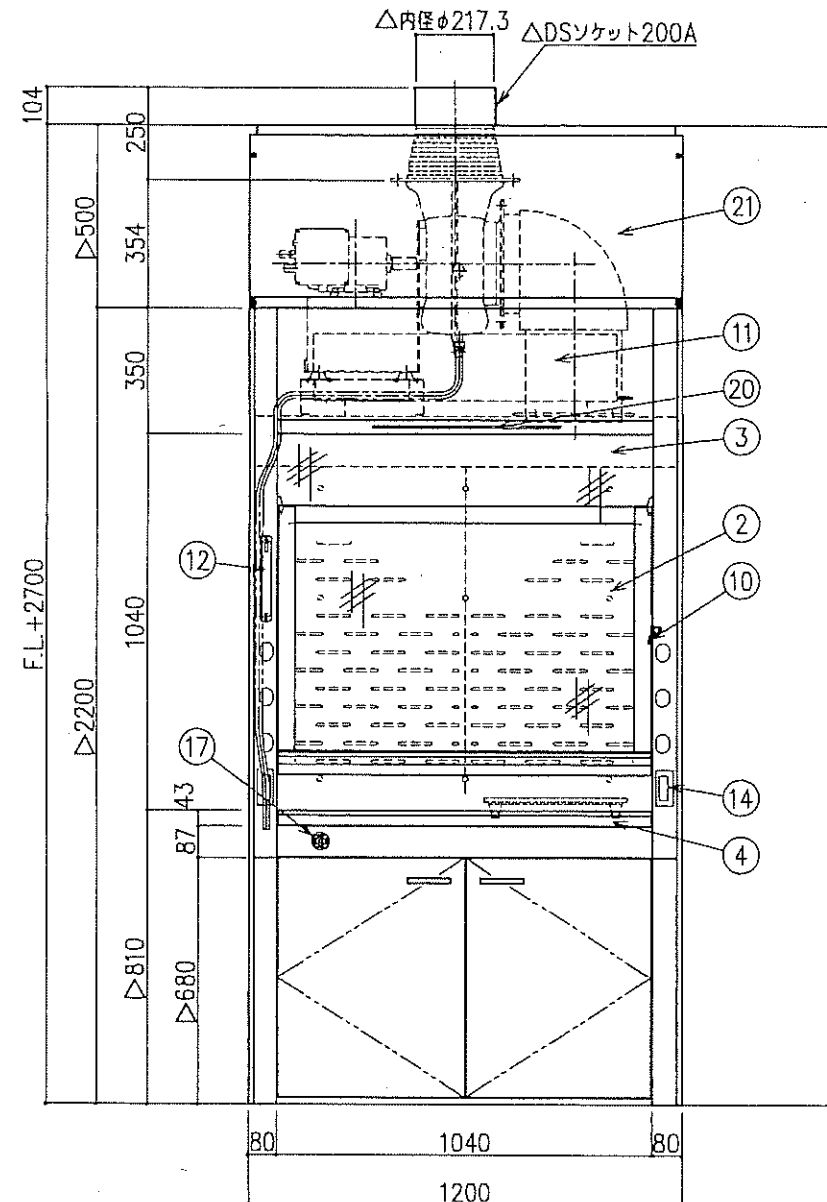
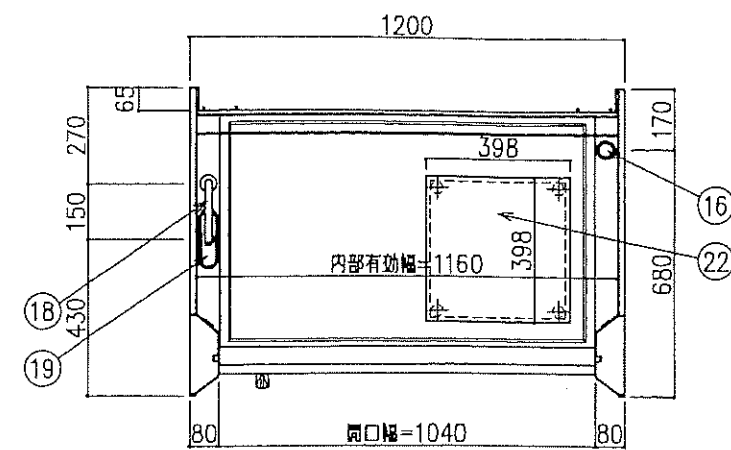


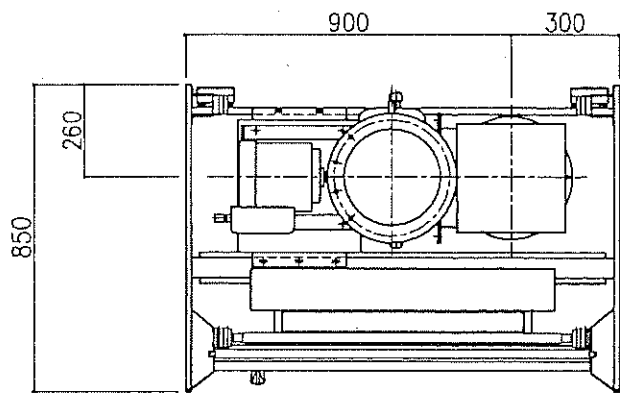

| 番号 | 名称             | 数量 | 備考                                                                  |
|----|----------------|----|---------------------------------------------------------------------|
| 1  | 本体             | 上台 | スチール製(庫内側カラー鋼板)                                                     |
|    |                |    | 側板 粉体焼付塗装 ホワイトW9                                                    |
|    |                |    | 正面 粉体焼付塗装 ダークグレーN-30                                                |
|    |                | 下台 | 上面板 溶融亜鉛めっき                                                         |
|    |                |    | スチール製 ホワイトW9磨付 扉板なし                                                 |
|    |                |    | 側板 粉体焼付塗装 ホワイトW9                                                    |
| 2  | 前面サッシ          | 1  | 強化ガラス アルミフレーム 粉体焼付塗装 N-30                                           |
| 3  | 固定ガラス          | 1  | 強化ガラス ガイドPP製                                                        |
| 4  | エアフィルター        | 1  | スチール製 (セラミックコーティング)                                                 |
| 5  | 作業面            | 1  | ケルミス                                                                |
| 6  | 内壁             | 1  | ダルトンデキセラシー-F                                                        |
| 7  | バフ板            | 1  | ダルトンデキセラシー-V                                                        |
| 8  | ダルトンケミカルシロコファン | 1  | FRP製 CES101V-RH型<br>870 CMH (14.5 m³/min)<br>420 Pa<br>3φ200V 0.4kW |
| 9  | アジャスター         | 4  |                                                                     |
| 10 | サッシ制限ストッパー     | 1  | 鍵付                                                                  |
| 11 | 配電盤            | 1  | スチール製 溶融亜鉛めっき                                                       |
| 12 | 操作スイッチ         | 1  | 静電容量式 運転状況表示用有機ELモニタ付                                               |
| 13 | 照明             | 1  | LED                                                                 |
| 14 | 抜け止めコンセント      | 2  | 100V15A (2口) アース付                                                   |
| 15 | -              | -  | -                                                                   |
| 16 | 配線口            | 1  | PP製 内径41mm                                                          |
| 17 | 給水操作ハンドル       | 1  | リモートハンドル                                                            |
| 18 | 給水栓            | 1  | ゲースネックノズル                                                           |
| 19 | 排水ボット          | 1  | PP製 Pトラップ付                                                          |
| 20 | ステータスランプ       | 1  | LED 停止: 白点灯 正常: 緑点灯 異常: 赤点滅                                         |
| 21 | 天井化粧           | 1  | スチール製 粉体焼付塗装 ホワイトW9                                                 |
| 22 | 遮熱板            | 1  | NLT-2・D                                                             |

| 前面サッシ<br>作業高さ(H) | 制御風速<br>m/s | 排気風量<br>CMH | 排気ダクト<br>接続部 | 本体静圧<br>Pa |
|------------------|-------------|-------------|--------------|------------|
| 400              | 0.5         | 870         | 200A         | 95         |

記・

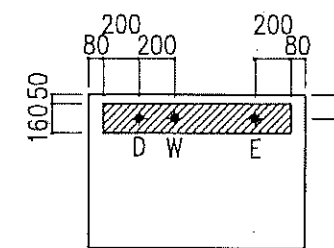

※上記指定寸法以外は、斜線内に立上げ  
※増設コンセント電源、操作線は  
別途打合せとする


| 配管立上り S=1/40 |                                                               |
|--------------|---------------------------------------------------------------|
| W: 給水        | 20A                                                           |
| D: 排水        | 40A                                                           |
| E: 電気        | 1φ100V 20A アース付<br>(コンセント、照明用)<br>3φ200V アース付<br>(排気ファン入・出力用) |

※機内配管への一次側供給圧力は  
下記とする  
※給水圧力は0.735MPa以下  
(7.5kgf/cm² 以下)  
※特殊ガス圧力は0.49MPa以下  
(5.0kgf/cm² 以下)

| 階数 | 室名    |
|----|-------|
| 2F | 水質試験室 |

打合せ図

|                                                   |  |     |    |    |    |               |                   |     |            |       |                             |          |     |
|---------------------------------------------------|--|-----|----|----|----|---------------|-------------------|-----|------------|-------|-----------------------------|----------|-----|
| 特記                                                |  | 担当  | 検閲 | 設計 | 作図 | 安芸市汚泥再生処理センター |                   | 発行日 | 2025.06.30 | 整理No. | SR56P0000067<br>SR56Q000081 | 計        | 1/2 |
| ・下台: 高さ、Cタイプ<br>・上置きファン: CES101V<br>・天井化粧<br>・遮熱板 |  |     |    |    |    | 名称            | 制御風速型ドラフトチャンバー    | 御中  |            | 図番    |                             | 株式会社ダルトン |     |
| 日付                                                |  | 訂正欄 |    | 1台 |    | 型式            | MFA12MM-ASACB-A0T |     |            |       |                             |          |     |

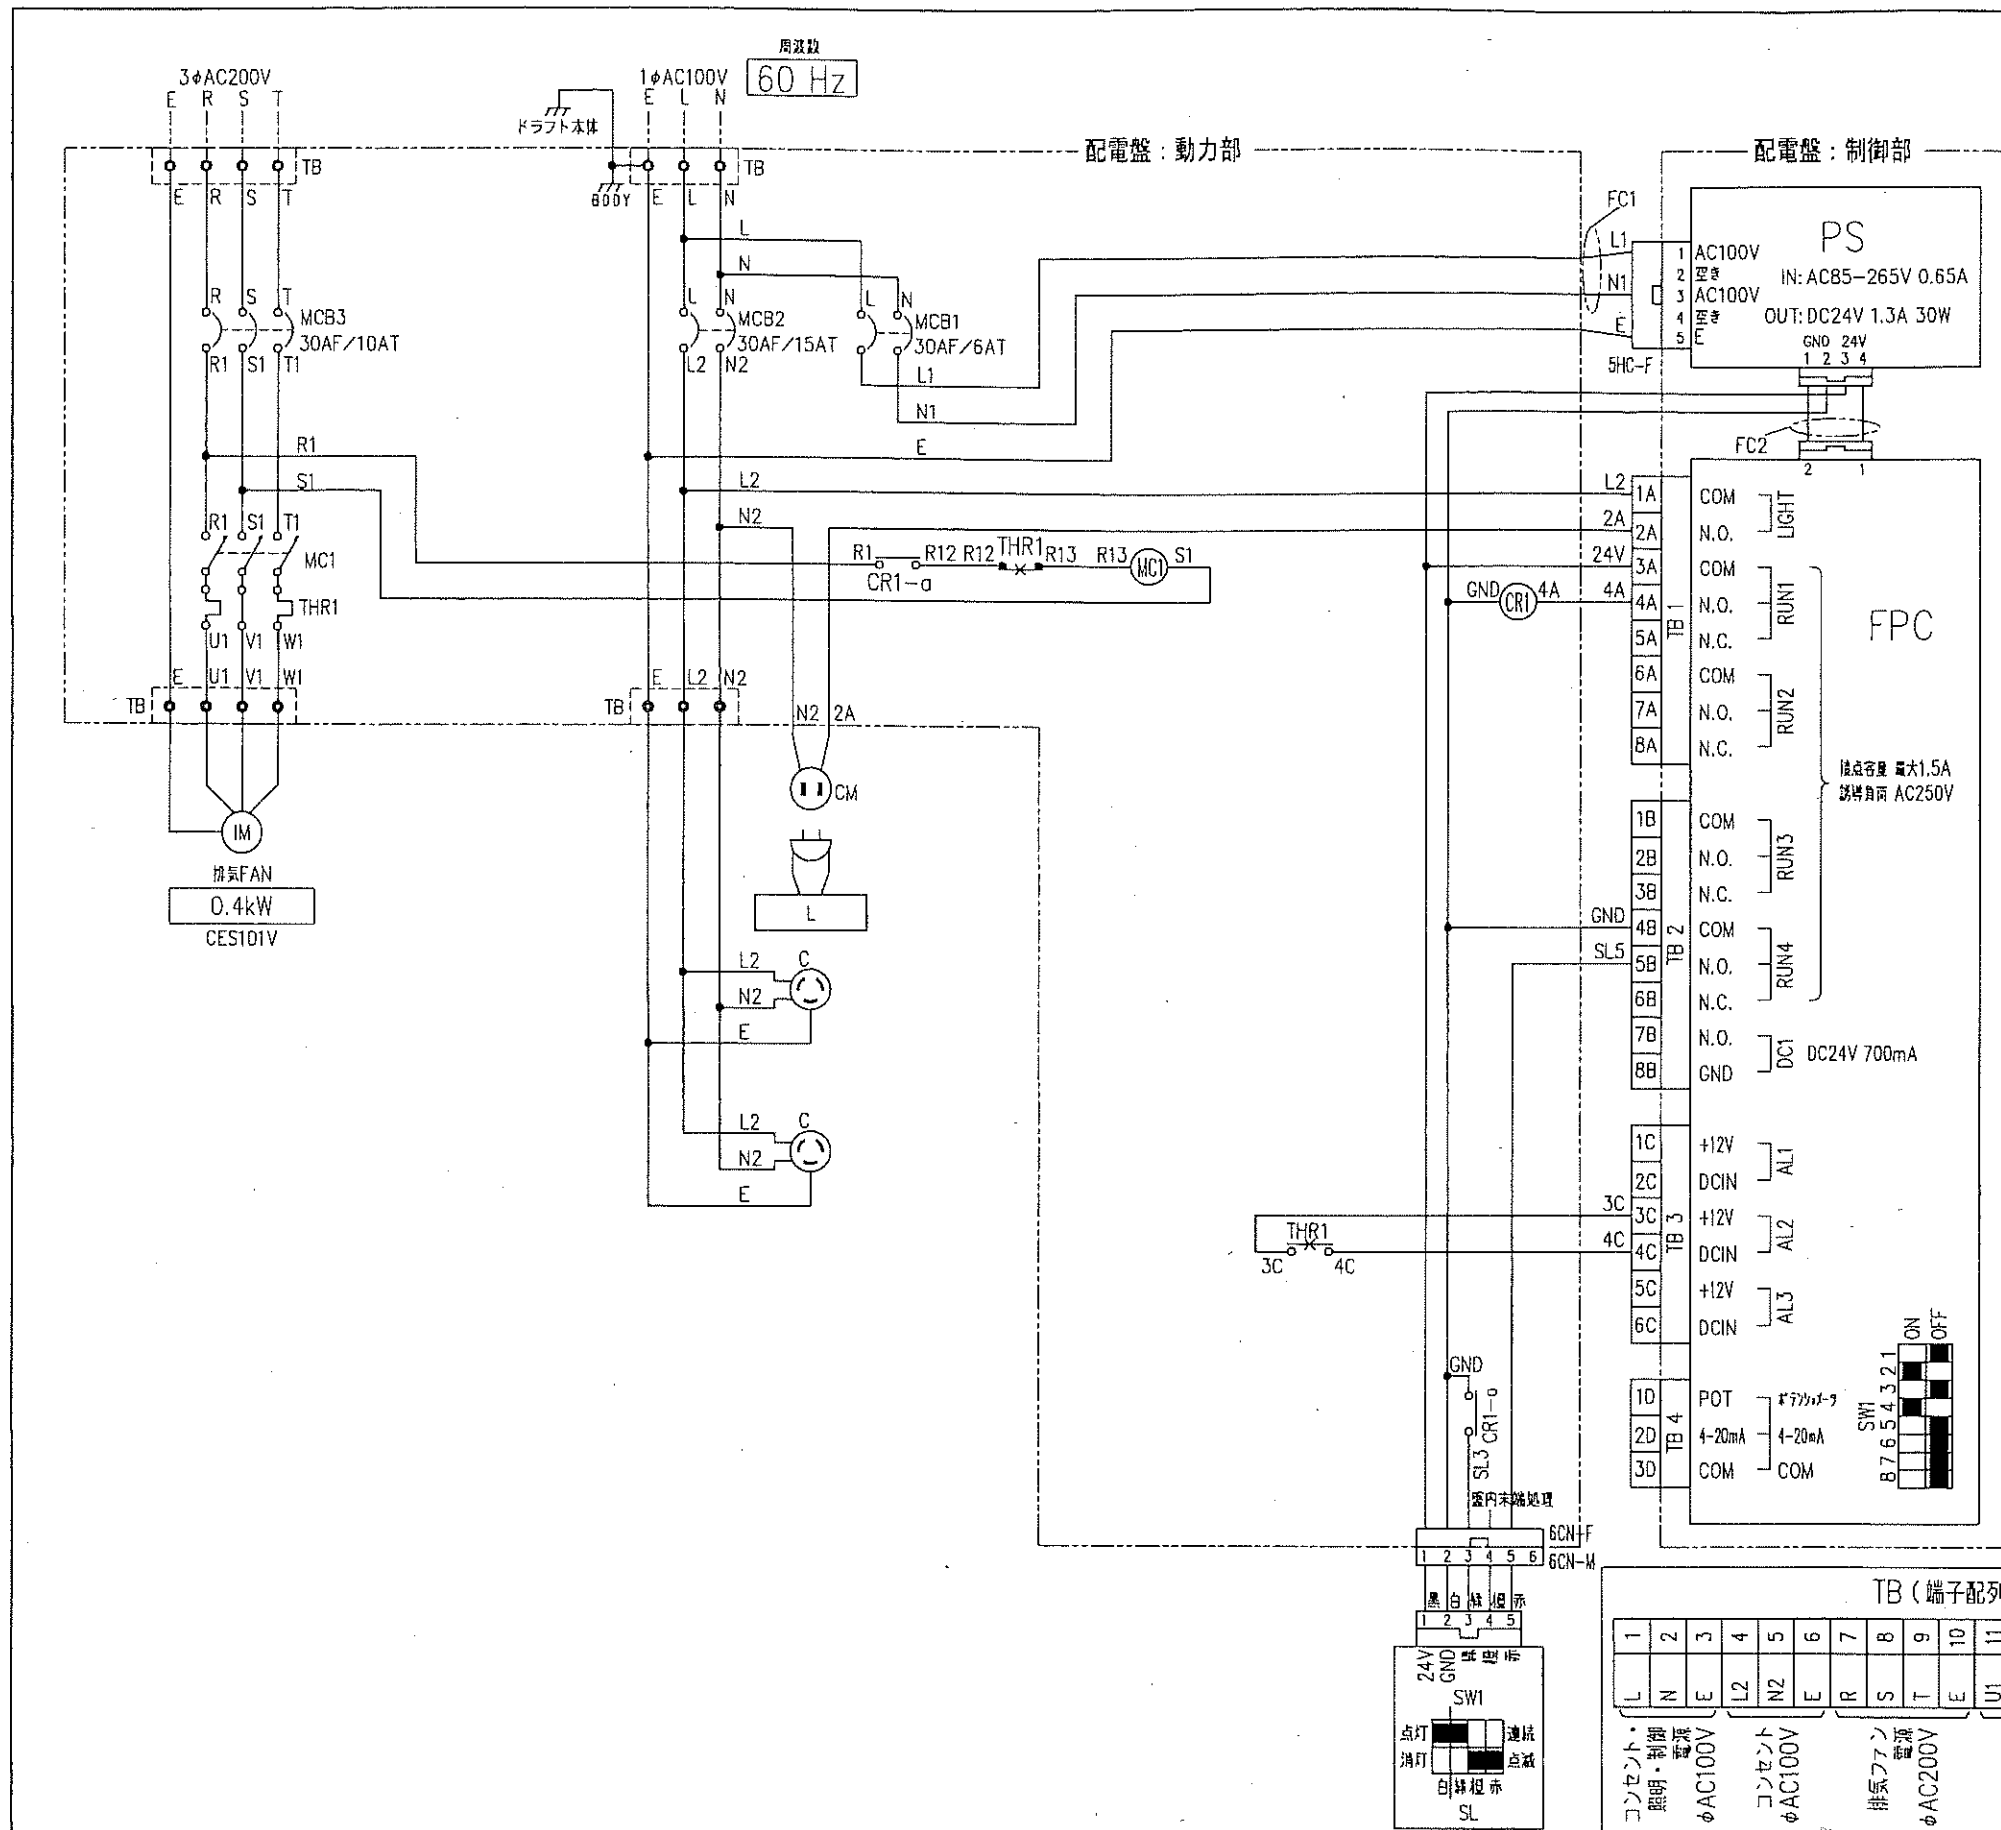



| 記号       | 名称              | 仕様                           | 数量 | 備考     |
|----------|-----------------|------------------------------|----|--------|
| 外装       |                 |                              |    |        |
| —        | 配電盤ボックス         | D110用 (W840×D116×H187)       | 1  | メッキ仕上げ |
| 動力部      |                 |                              |    |        |
| MCB1     | 配線遮断器           | パナソニック BS11106               | 1  | —      |
| MCB2     | 配線遮断器           | パナソニック BS1111                | 1  | —      |
| MCB3     | 配線遮断器           | 3P                           | 1  | —      |
| MC1      | 電圧検出器           | 3P (コイルAC200V)               | 1  | —      |
| THR1     | サーマルリレー         | 3P (コイルAC200V)               | 1  | —      |
| CR1      | リレー + ソケット      | オムロン MY2N DC24V + PYFZ-08    | 1  | —      |
| 6CN-F    | 6P中継コネクタ        | 日本電産 5559-06P                | 1  | —      |
| TB       | 端子台             | 18P 端子ねじM4 固定容量250V30A       | 1  | —      |
| 制御部      |                 |                              |    |        |
| PS       | スイッチング電源        | TDKラムダ ZWS30B-24             | 1  | —      |
| FPC      | 制御基板            | FPC-ZIII                     | 1  | —      |
| インターフェース |                 |                              |    |        |
| 5HC-F    | 5P中継コネクタ        | 日本電産 VHR-5N                  | 1  | —      |
| FC1      | フェライトコア         | 内径8mm                        | 1  | —      |
| FC2      | フェライトコア         | 内径4mm                        | 1  | —      |
| 結束       |                 |                              |    |        |
| C        | ELE2200用止めコンセント | パナソニック WTL11623H (WTL7003HK) | 2  | —      |
| L        | LED照明器具         | 作業面照度 平均500lx以上 (電照度300lxにて) | 1式 | —      |
| CM       | コードコネクタボディ      | 2P 15A                       | 1  | —      |
| SL       | ステータスランプ        | LED 停止: 白点灯 正常: 緑点灯 異常: 赤点灯  | 1  | —      |
| 6CN-M    | 6P中継コネクタ        | 日本電産 5557-06R                | 1  | —      |

- 操作パネル
- ☐ ミニディスプレイ
  - ☐ メニュースイッチ
  - ☐ 照明スイッチ
  - ☐ ミュートスイッチ
  - ☐ +モードスイッチ
  - ☐ -モードスイッチ
  - ☐ 運転 (通常モード) スイッチ
  - ☐ Micro USBポート

| ファン用ブレーカー遮断容量、サーマルリレー定格電流 |        |      |             |             |
|---------------------------|--------|------|-------------|-------------|
| 電源                        | モーター容量 | 遮断容量 | ヒータ呼び (設定値) |             |
|                           |        |      | 50Hz        | 60Hz        |
| 3φ200V                    | 0.25kW | 10A  | 1.7A (1.5A) | 1.7A (1.8A) |
| 3φ200V                    | 0.4kW  | 10A  | 2.1A (2.2A) | 2.1A (2A)   |
| 3φ200V                    | 0.75kW | 15A  | 3.6A (3.8A) | 3.6A (3.4A) |
| 3φ200V                    | 1.5kW  | 30A  | 6.6A (6.8A) | 6.6A (6.4A) |
| 3φ200V                    | 0.4kW  | 10A  | 5A (4.5A)   | 3.6A (4A)   |
| 3φ200V                    | 0.75kW | 10A  | 9A (8.3A)   | 6.6A (6.7A) |
| 3φ200V                    | 1.5kW  | 20A  | 15A (15.5A) | 15A (13.1A) |

|    |       |      |
|----|-------|------|
| 階数 | 室名    | 打合せ図 |
| 2F | 水質試験室 |      |

制御風速タイプ、200V電源送り、ステータスランプ有り

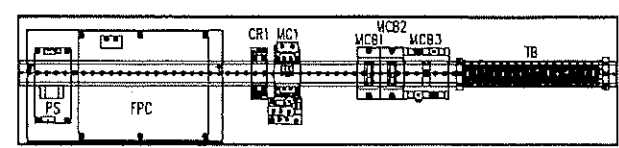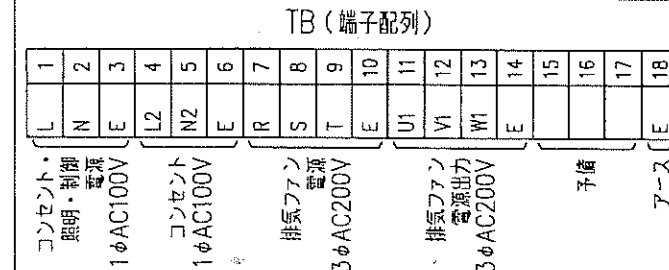

|                            |    |     |    |    |               |     |              |                    |   |   |
|----------------------------|----|-----|----|----|---------------|-----|--------------|--------------------|---|---|
| 特記                         | 担当 | 校閲  | 設計 | 作図 | 安芸市汚泥再生処理センター | 発行日 | 2025.06.30   | 製理No. SR56P0000067 | 計 | 2 |
| ・上置きファン: CES101V<br>・コンセント |    |     |    |    | 名称<br>型式      | 御中  | 縮尺<br>A3 N/S | SR56Q00081         |   |   |
| △                          | 日付 | 訂正欄 |    |    | 1台            |     |              | 図番                 |   |   |

株式会社 **ダイト**