


1 穴内保育所

● 緊急地震速報装置
● 情報端末

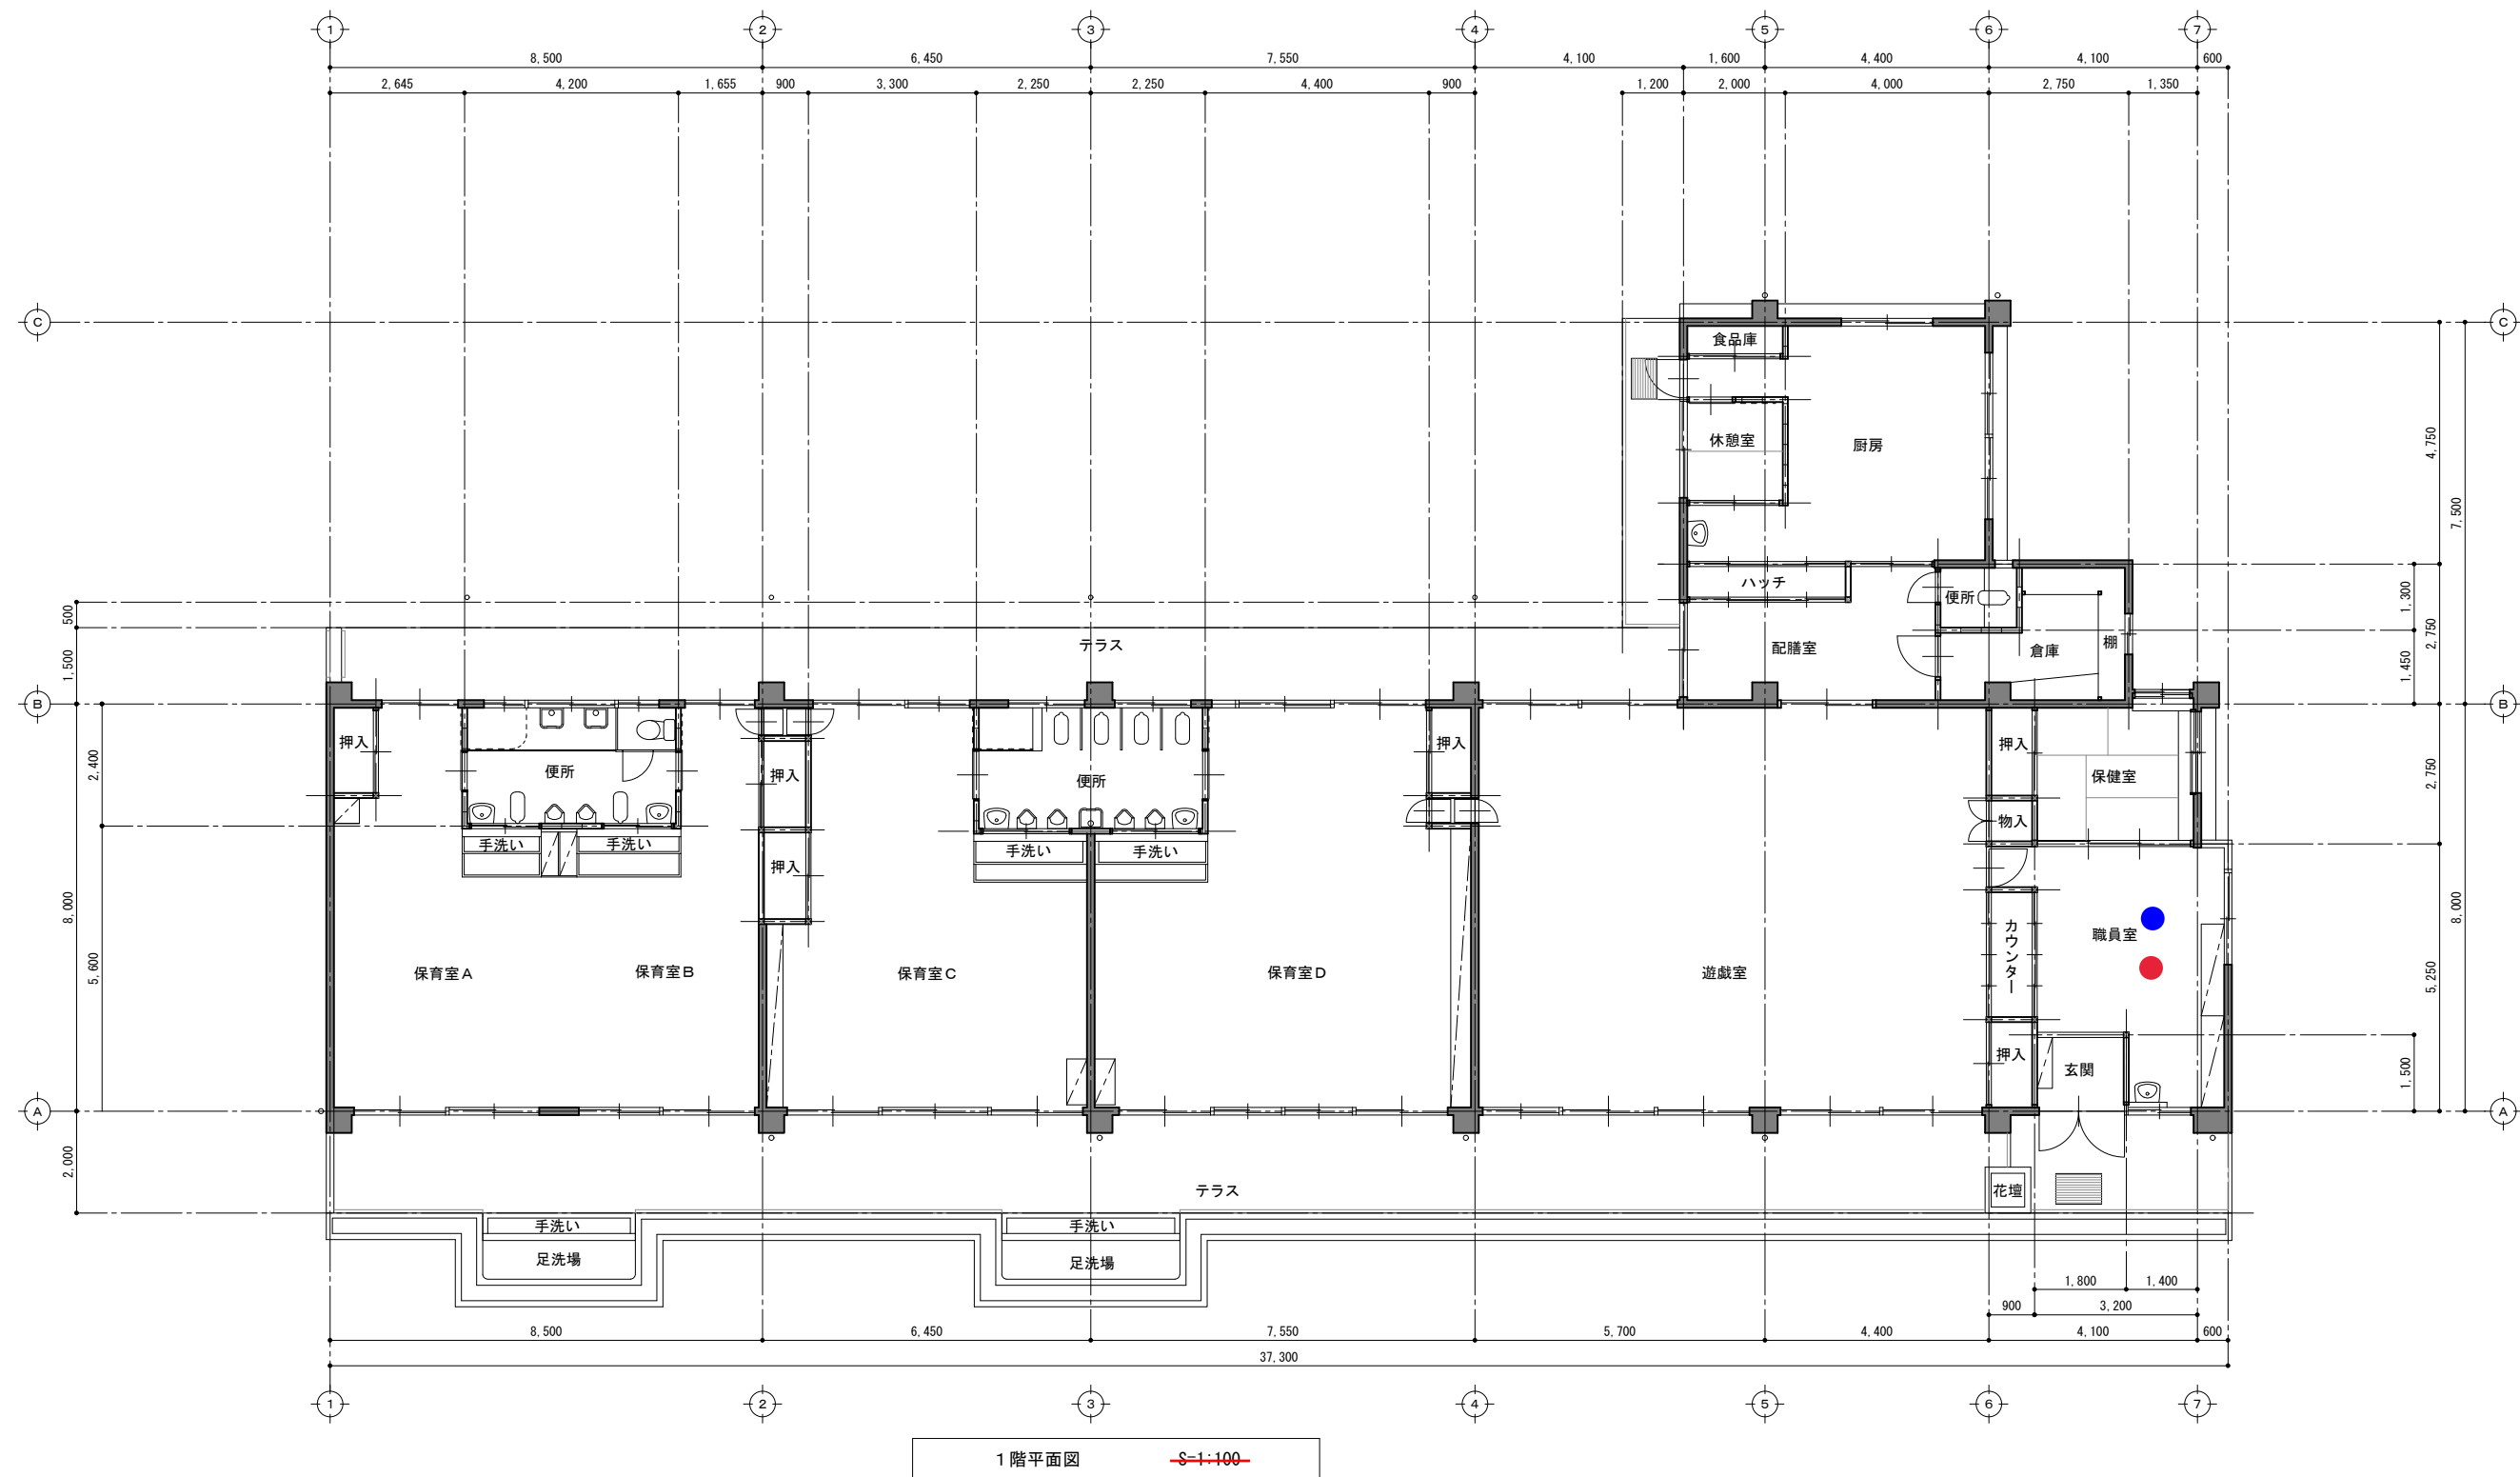

図名	縮尺
1階平面図	1:100
工事名	図面番号
穴内保育所空調設備整備工事(機械設備)	A-6