


5 川北保育所

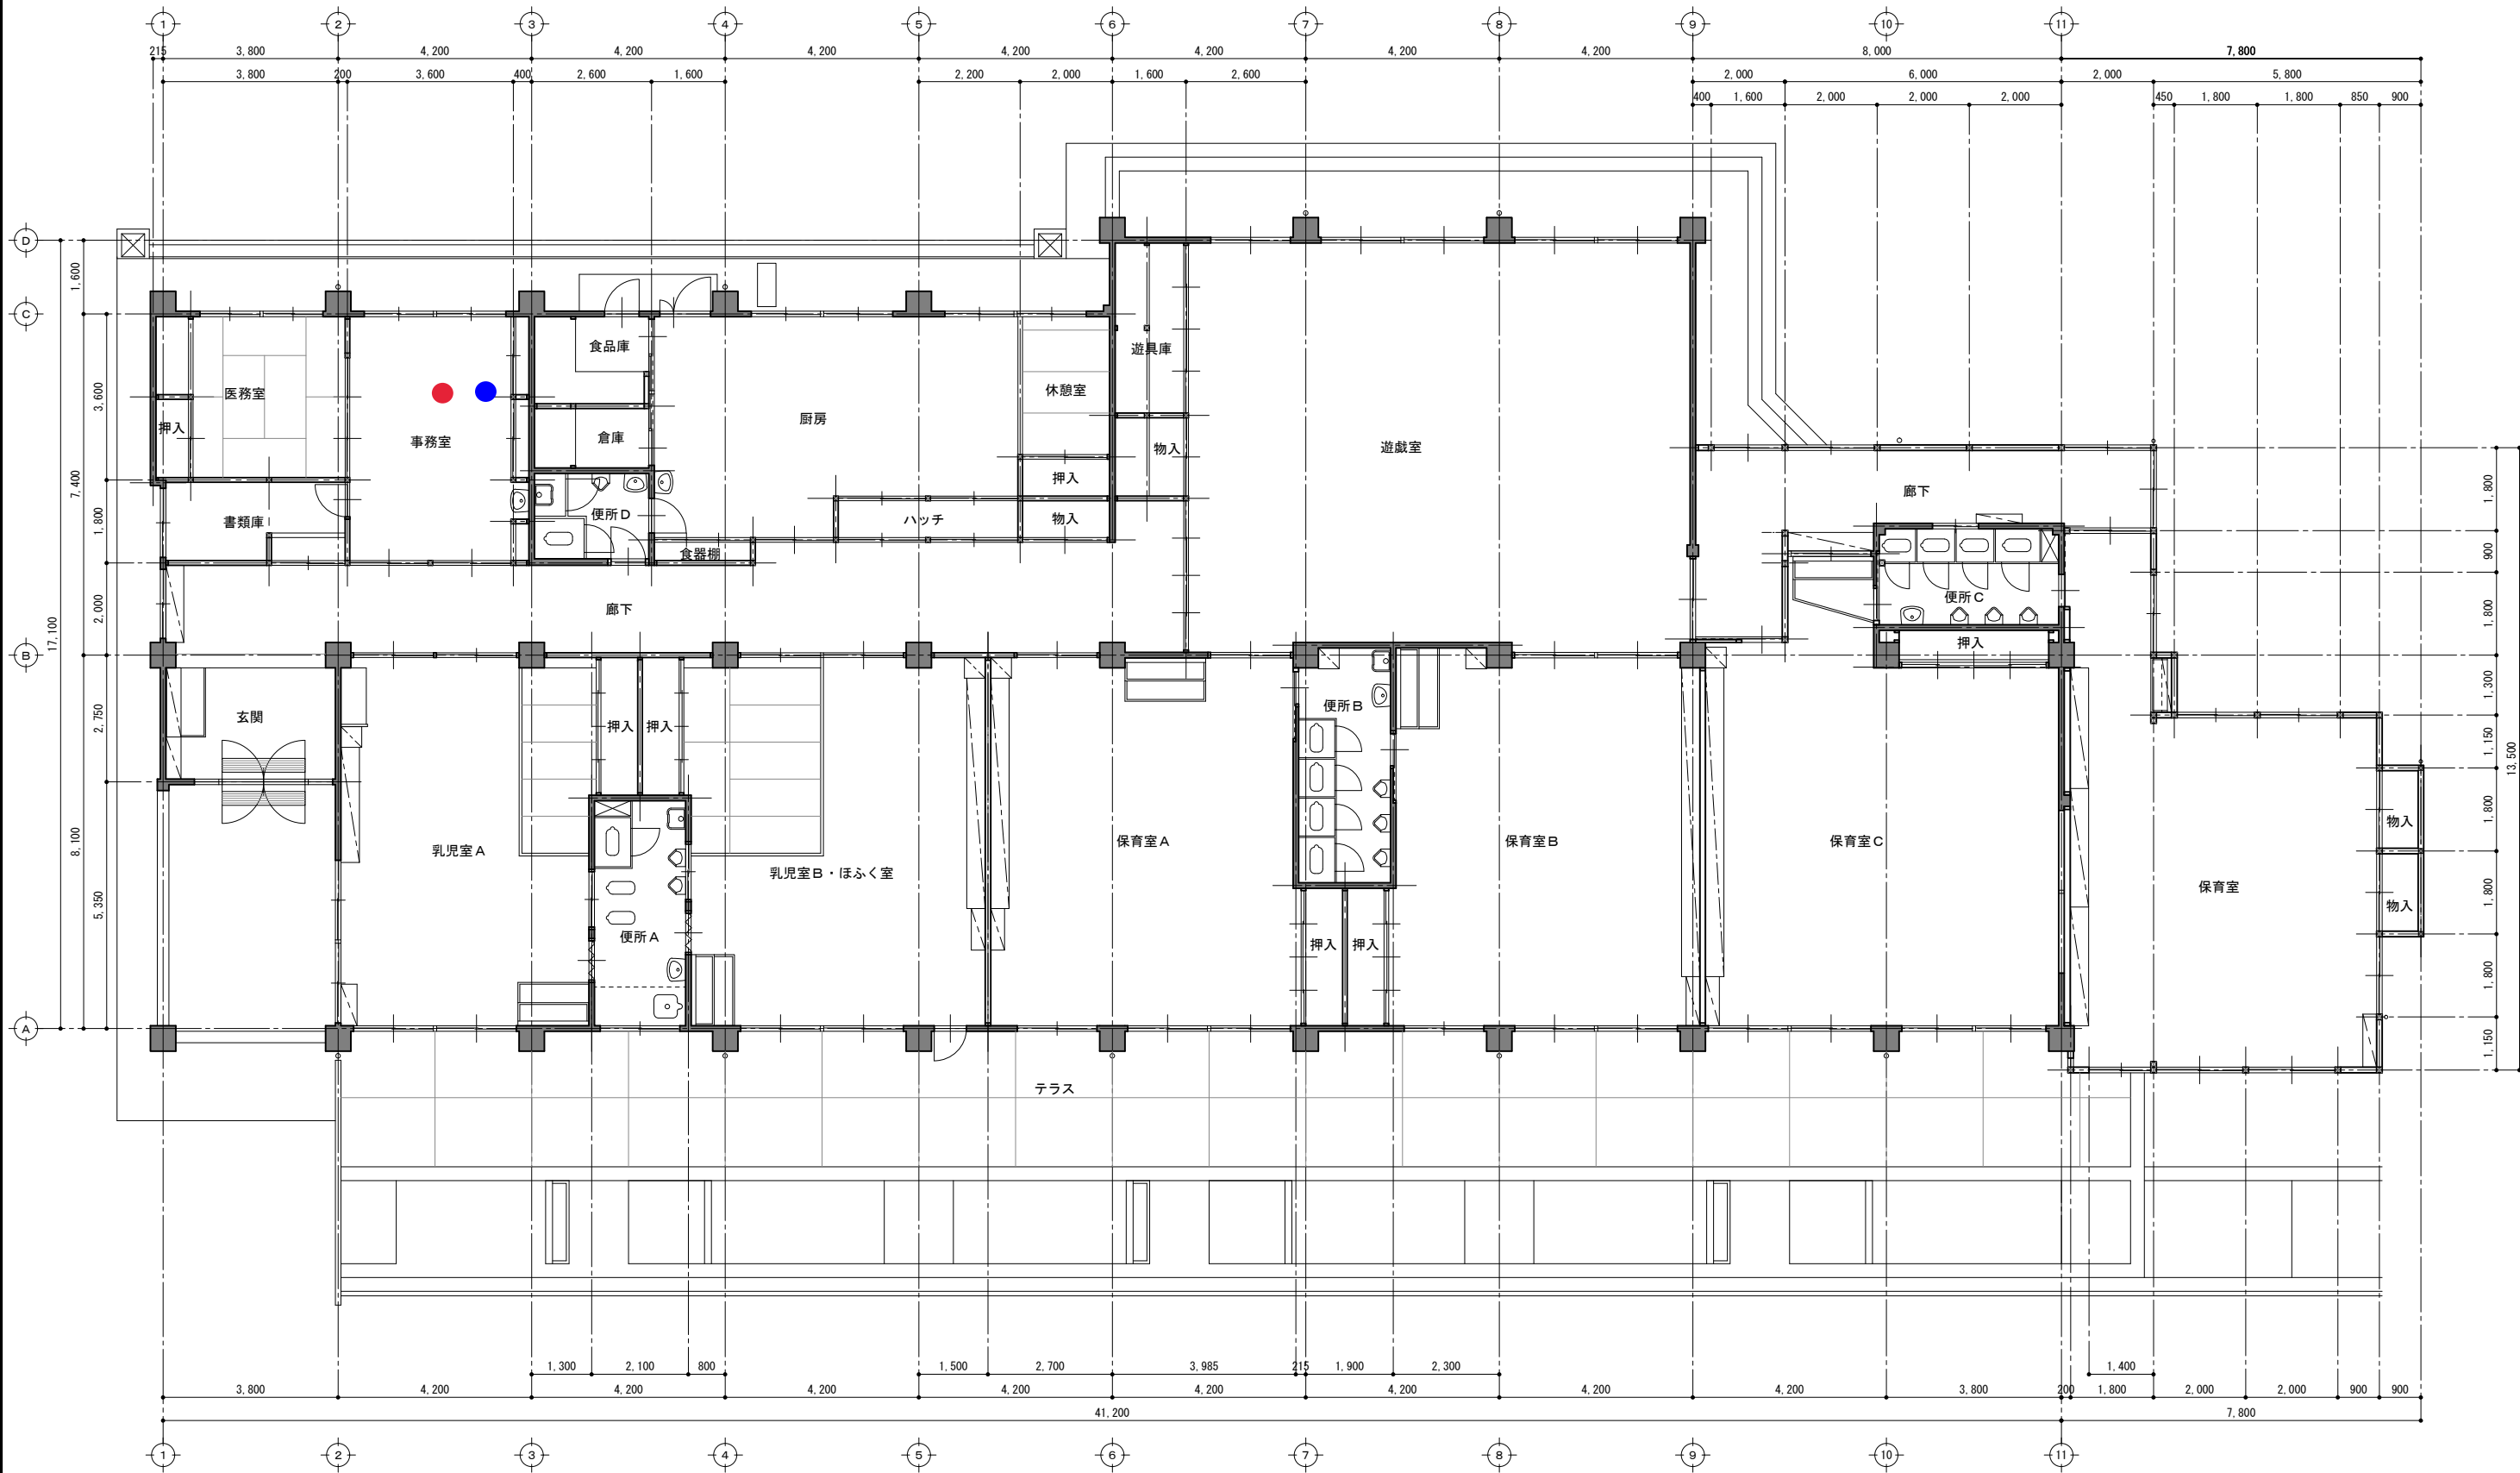

● 緊急地震速報装置
● 情報端末

1 階平面図

S-1:100

図名
1 階平面図

工事名
川北保育所空調設備整備工事
(電気設備・機械設備)

縮尺
1:100
図面番号
A-3