


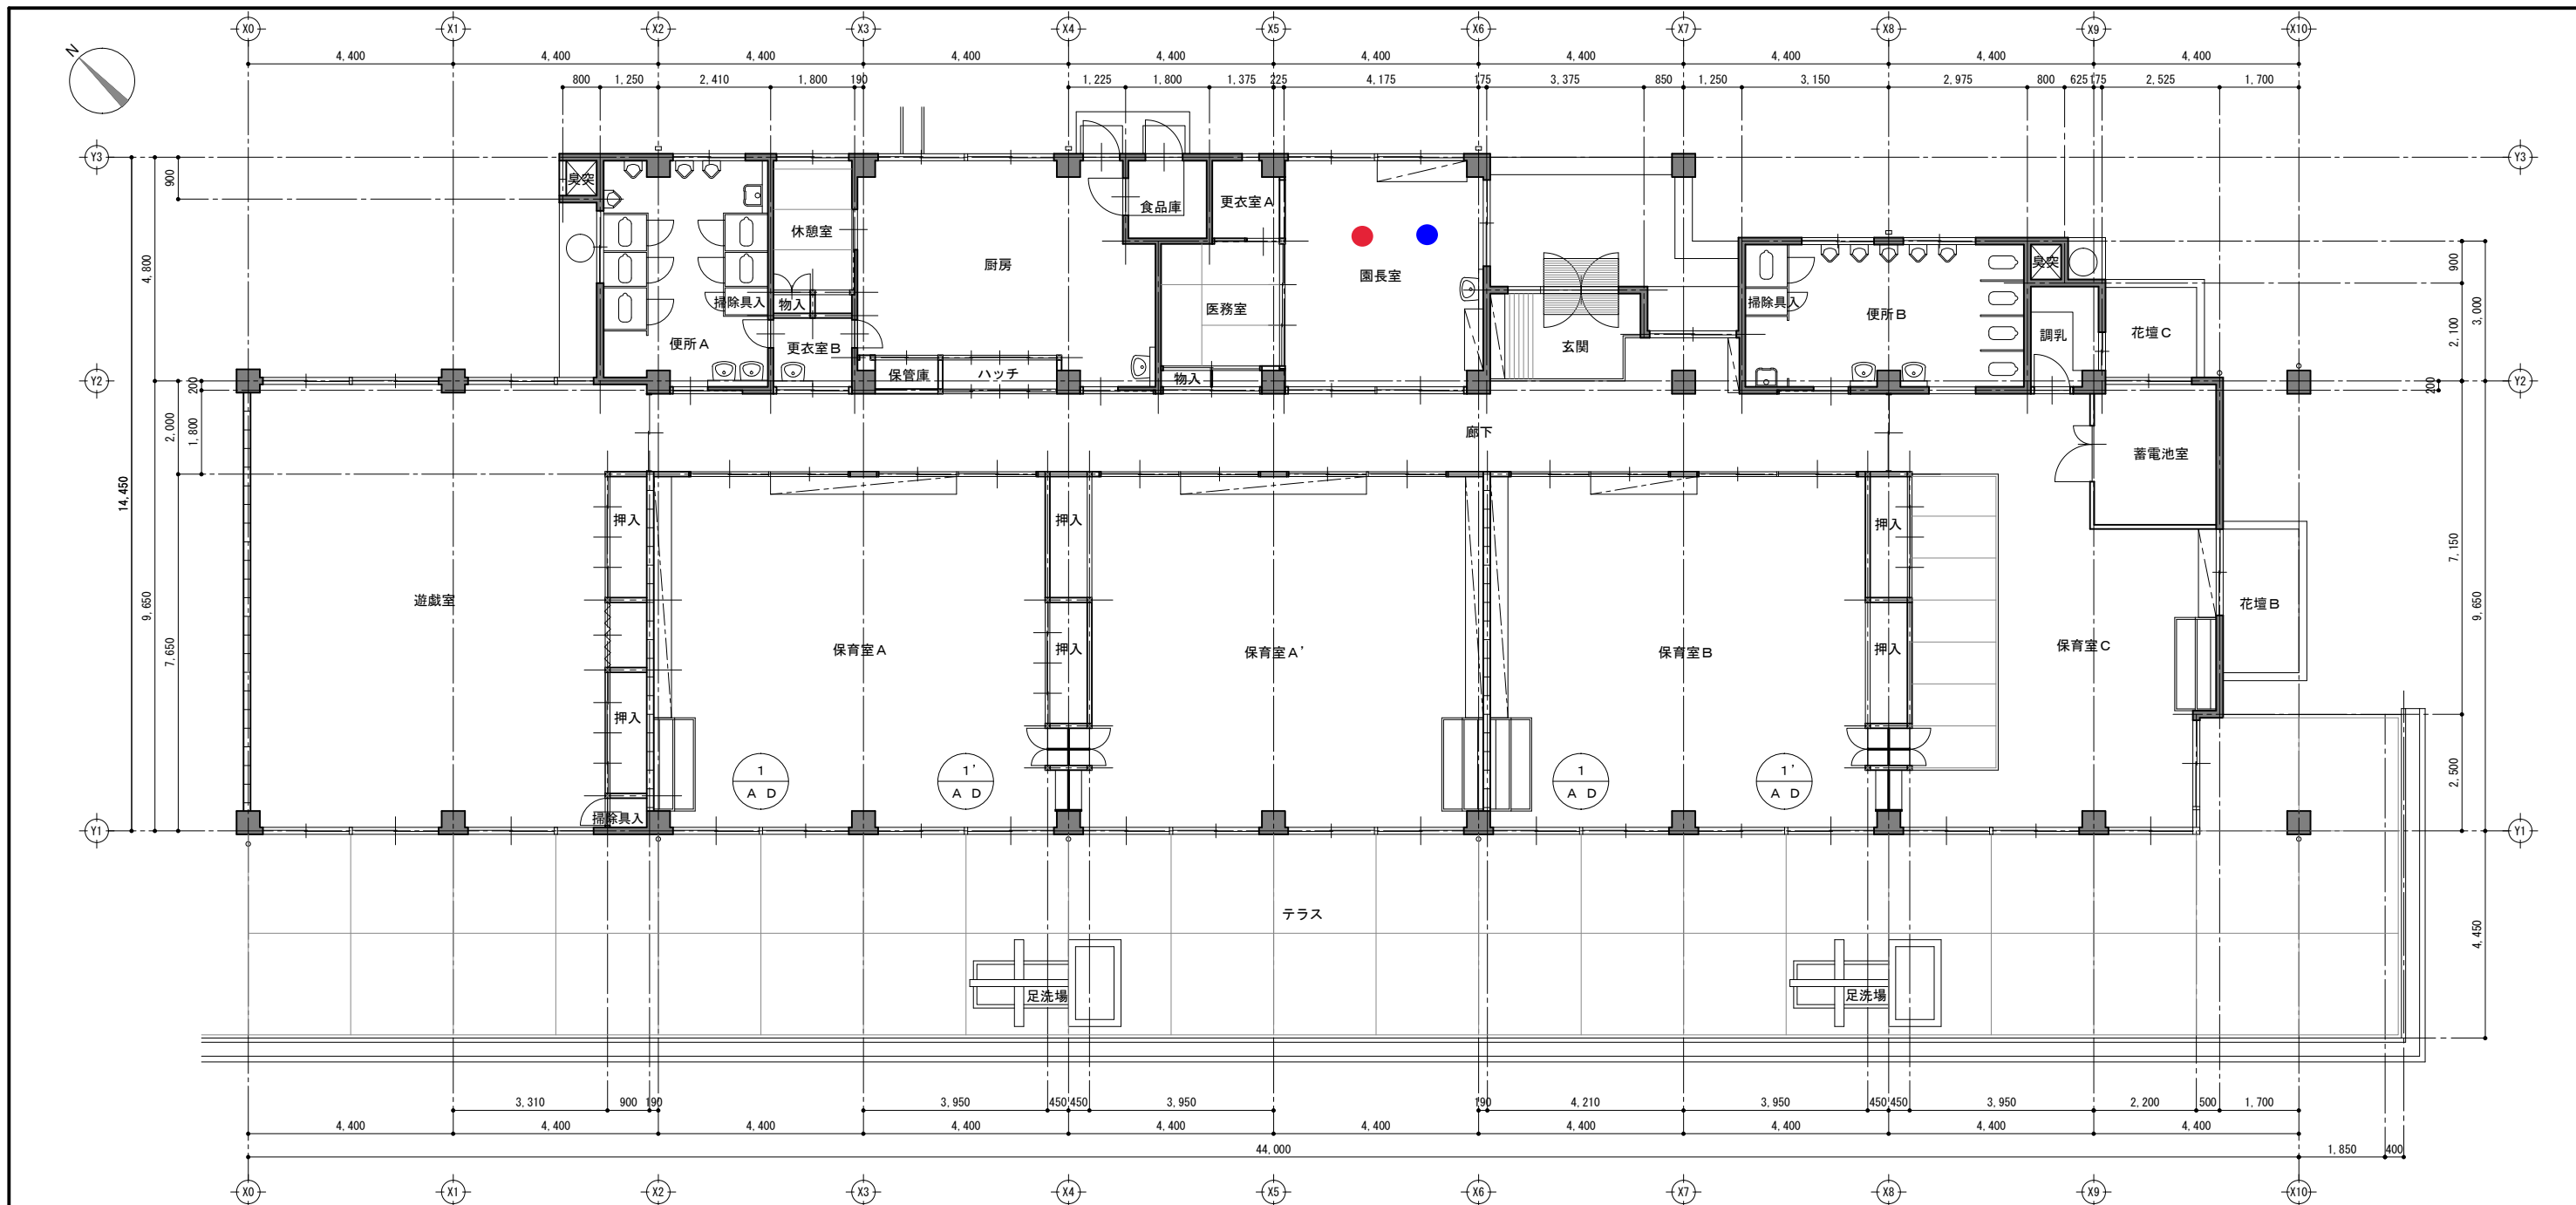

6 伊尾木保育所

- 緊急地震速報装置
- 情報端末

図名	1階平面図・建具リスト	縮尺	1:500
工事名	伊尾木保育所空調設備整備工事(機械設備)	図面番号	A-6