
 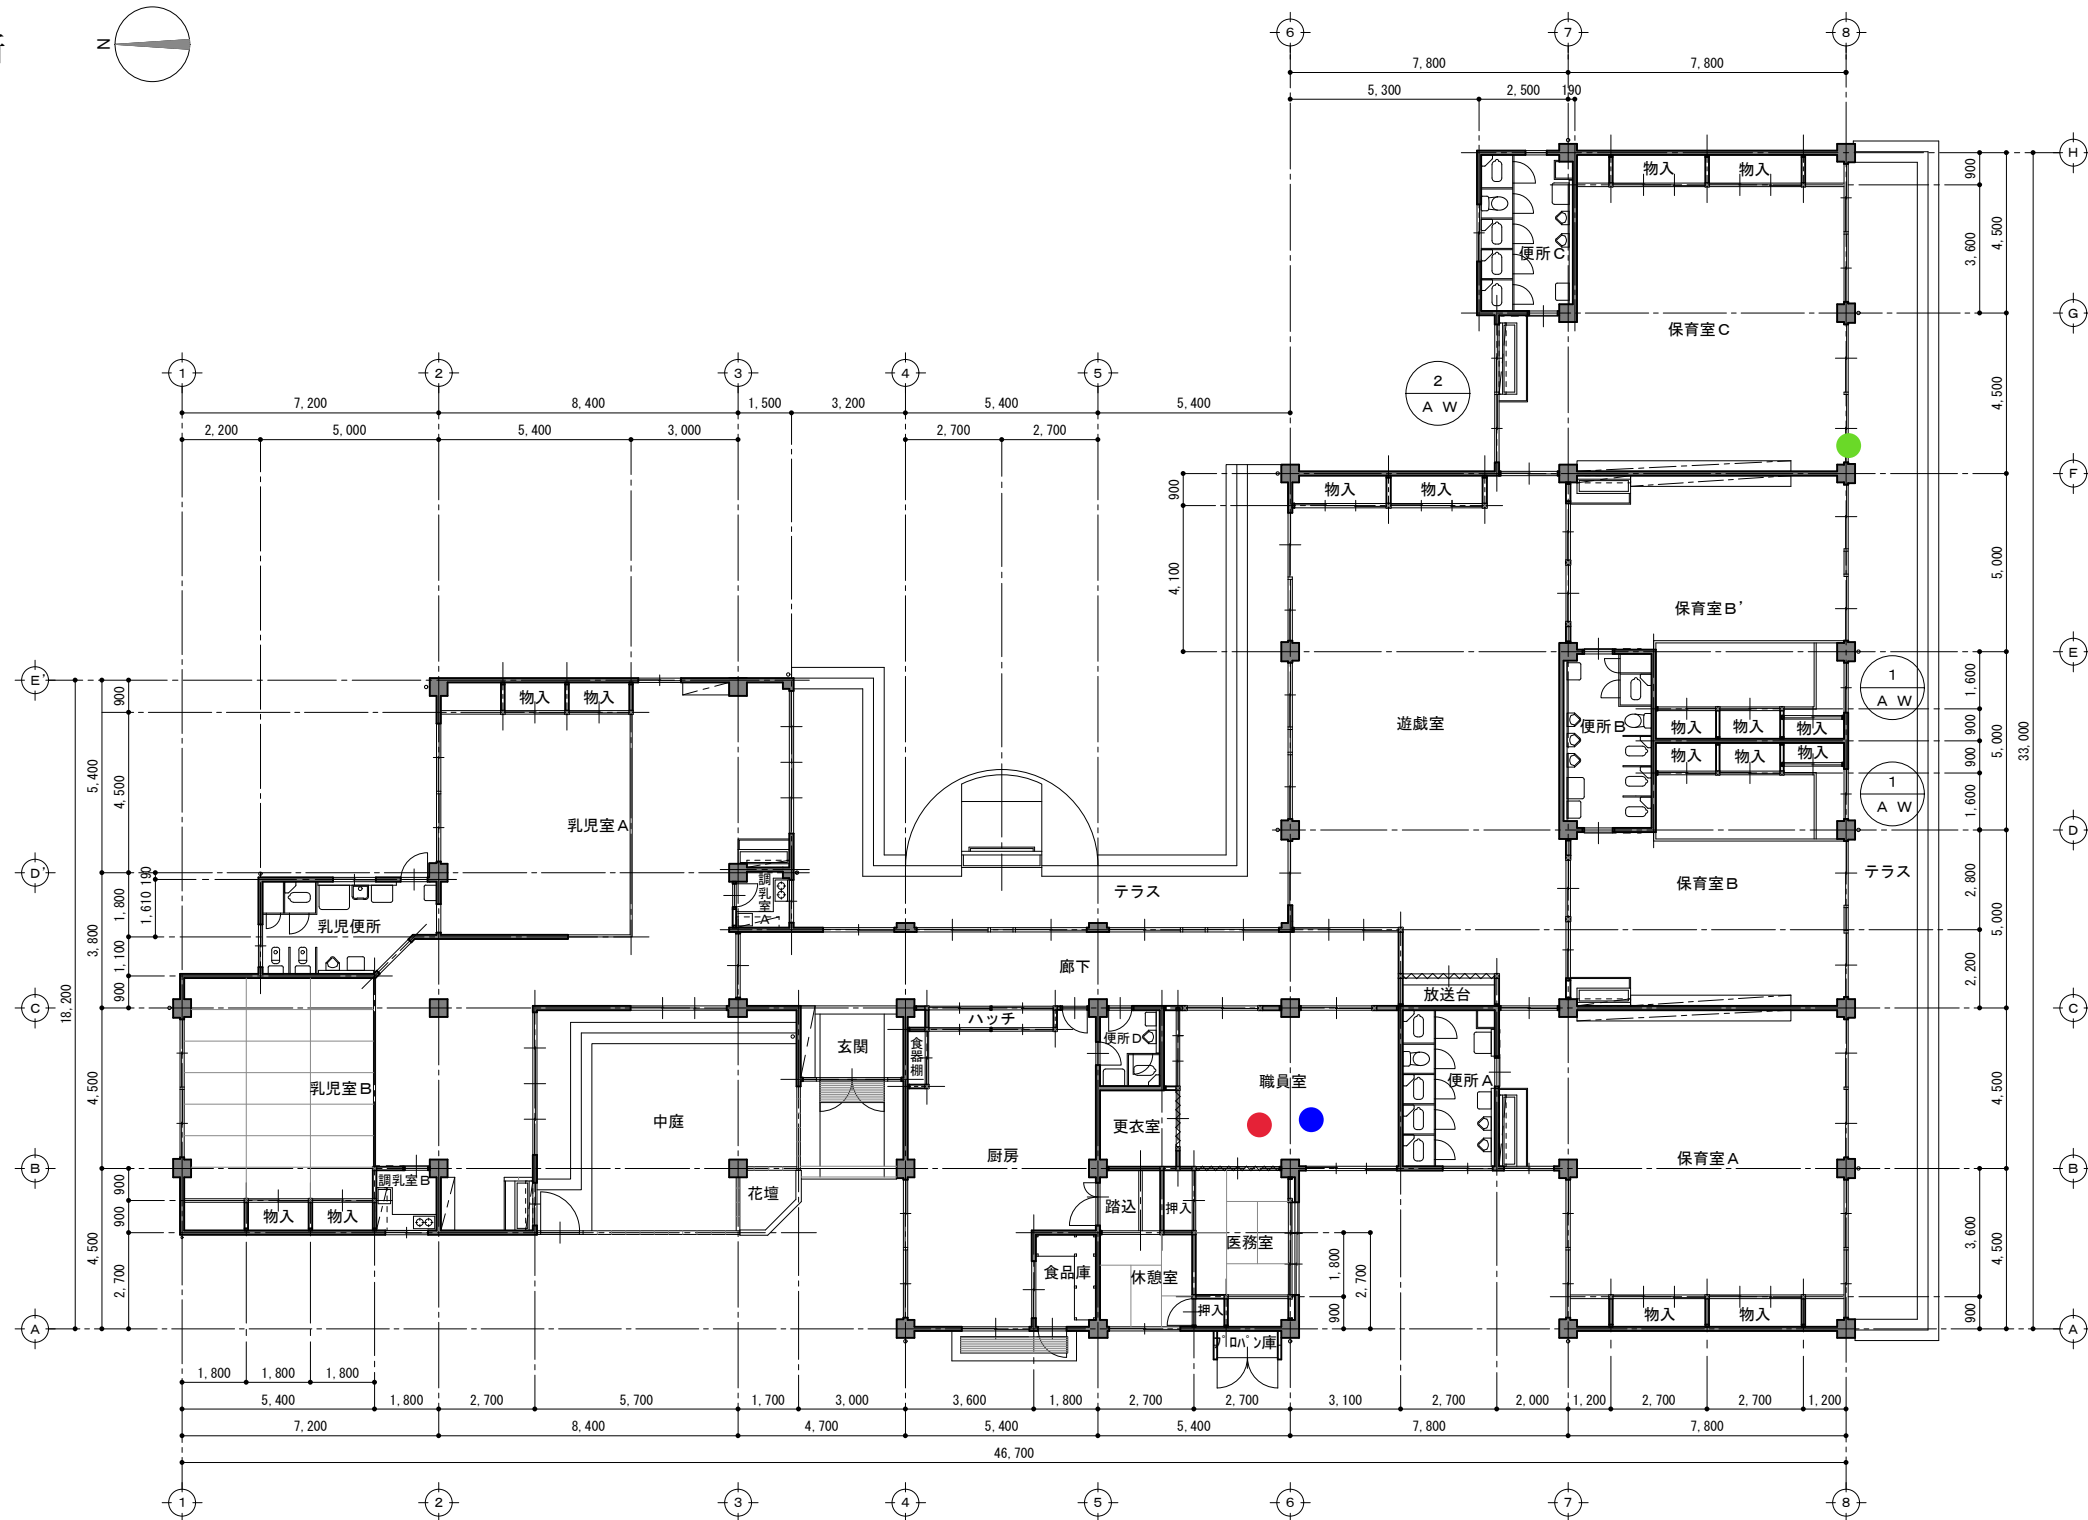


7 土居保育所



- 緊急地震速報装置
- 情報端末
- スピーカー

1 階平面図

縮尺 1:150

図名	1 階平面図	縮尺	1:150
工事名	土居保育所空調設備整備工事(機械設備)		
図面番号	A-6		